



Längsschnitt Leichtflüssigkeitsabscheider (LFA 1)

M 1 : 100

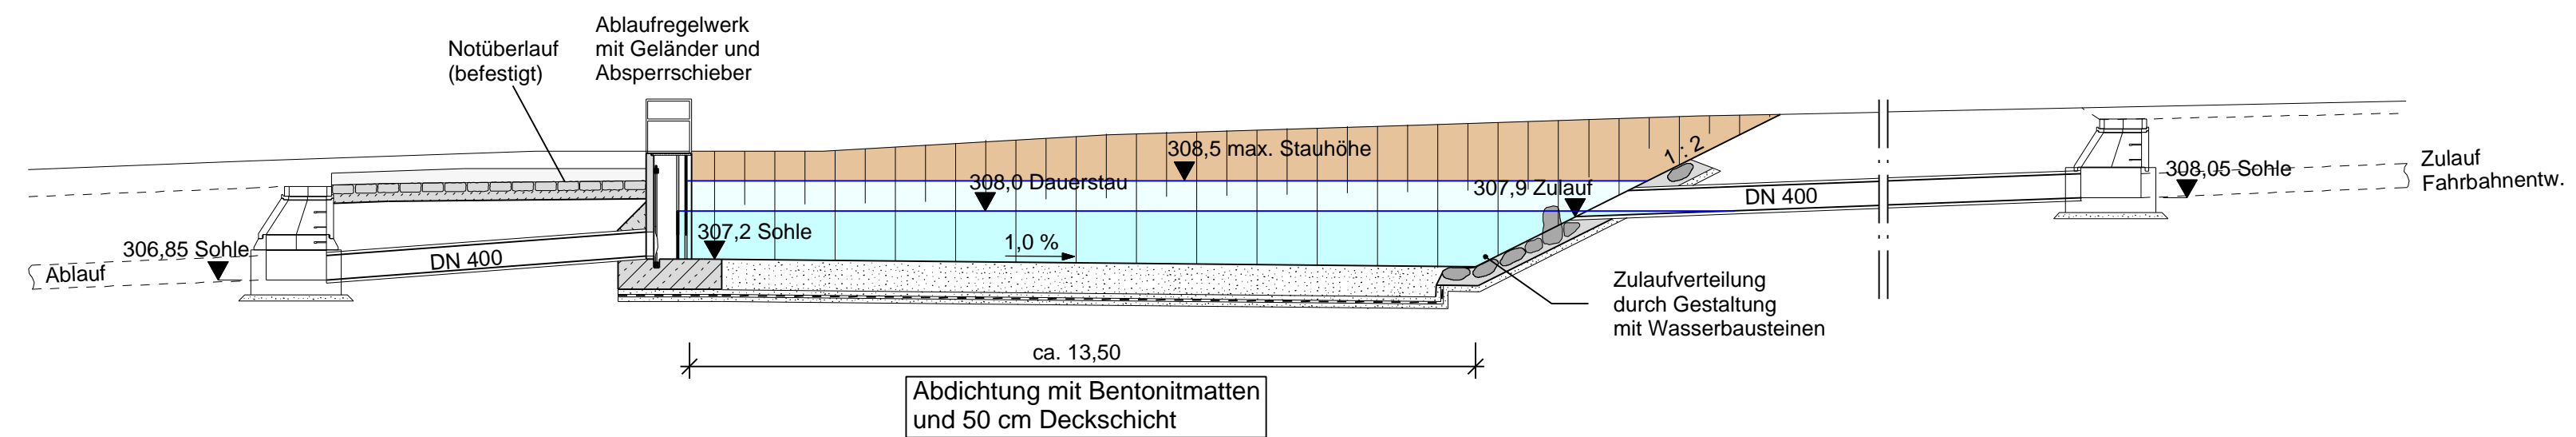


Lageplanausschnitt

M = 1:500

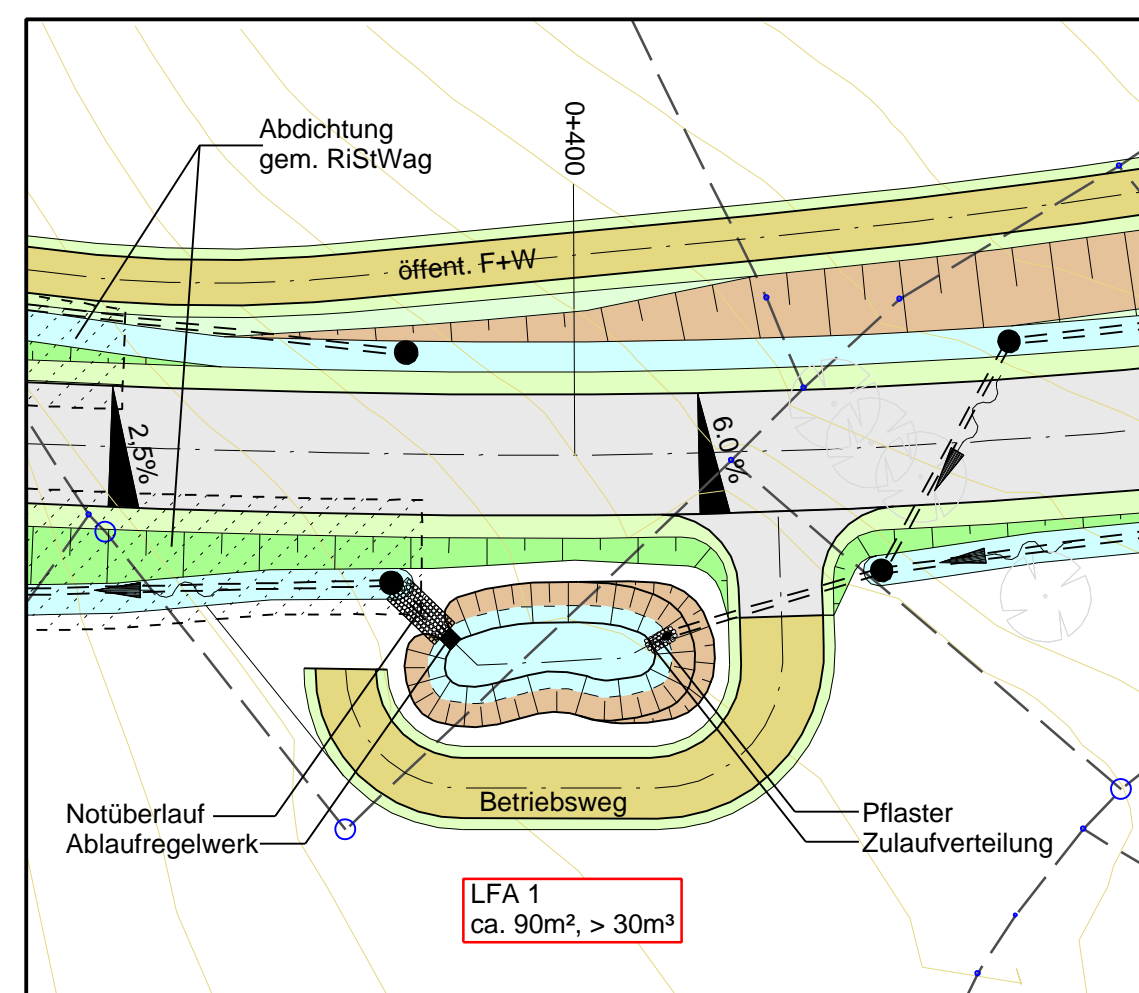

Detail Ablaufbauwerk

M = 1:25

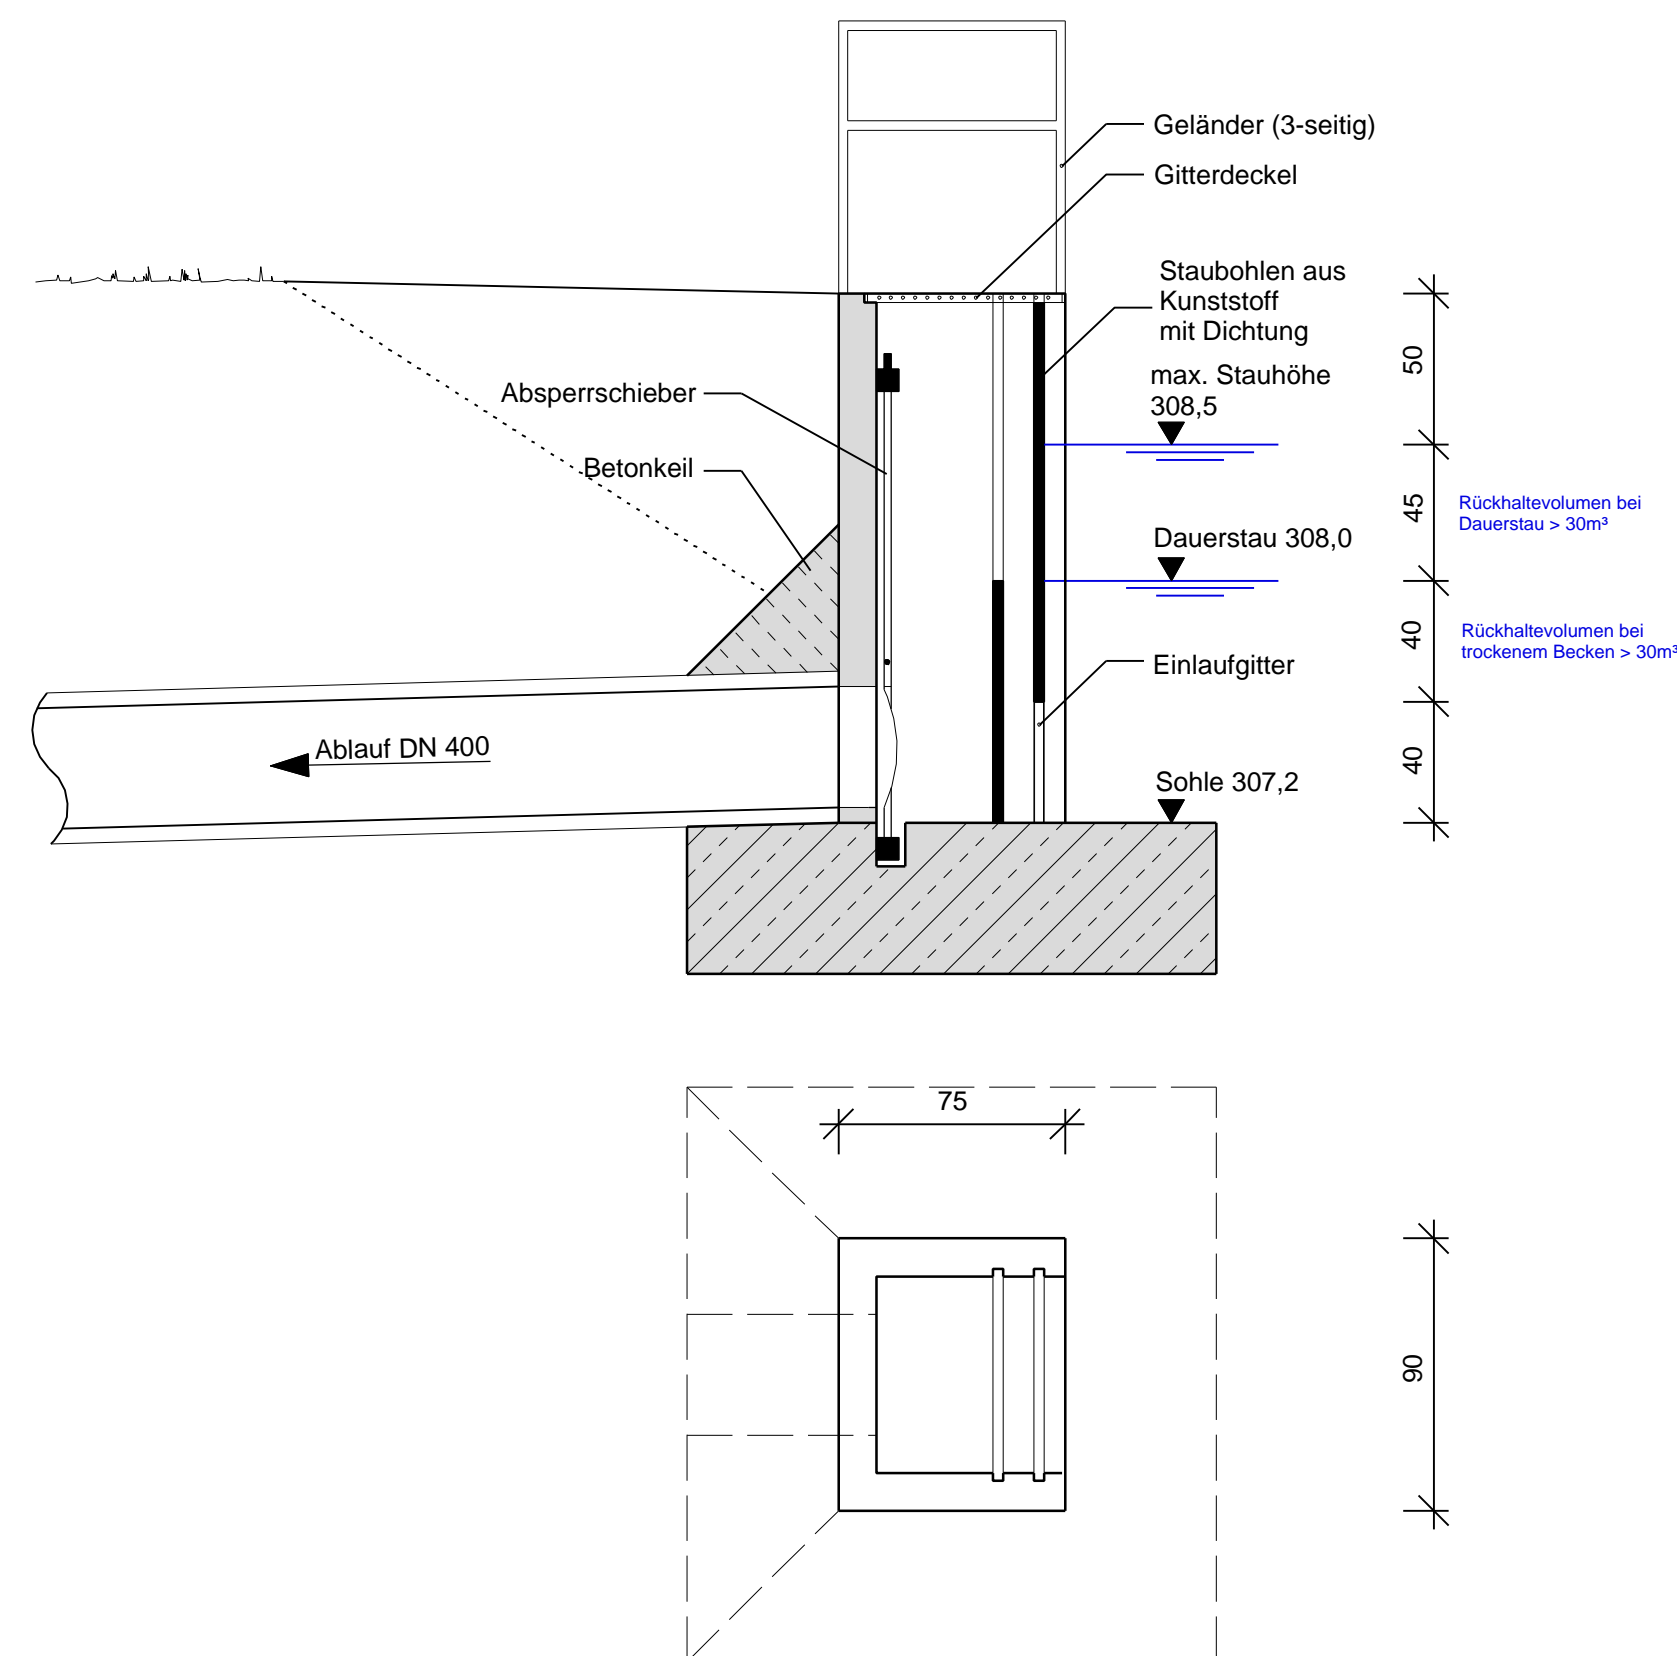

Freistaat Bayern Staatliches Bauamt Bamberg		Unterlage	13.5
Franz-Ludwig-Straße 21, 96047 Bamberg, Tel. 0951/9530-0, Fax 0951/9530-1900, E-Mail: poststelle@stbaba.bayern.de		Blatt Nr.	
		Datum	12/2013
		Zeichen	
PLANFESTSTELLUNG	bearbeitet	3	Heribert Wagner
St 2240, Erlangen - Eschenau	gezeichnet	2/2013	Stefan Schuster
		12/2013	Norbert Schmitt
Verlegung bei Dormitz	Leichtflüssigkeitsabscheider 1		
Bau-km 0-345 bis Bau-km 2+040 St 2243_300_0,482 bis St 2240_480	bei Bau-km 0+400		
	Maßstab 1 : 500 / 100 / 25		
Aufgestellt: Bamberg, den 20.12.2013 Staatliches Bauamt			
	Eisgruber, Baudirektor		
Projekt: 01_CAD_Strecke	Datei: NEU-Platte2013_U_13-5 LFA 1 Neu 3.sda		
Basisdaten: © Bayerische Vermessungsverwaltung (Darstellung der Flurkarte als Eigentumsnachweis nicht geeignet)			